


PŮDORYS I-I

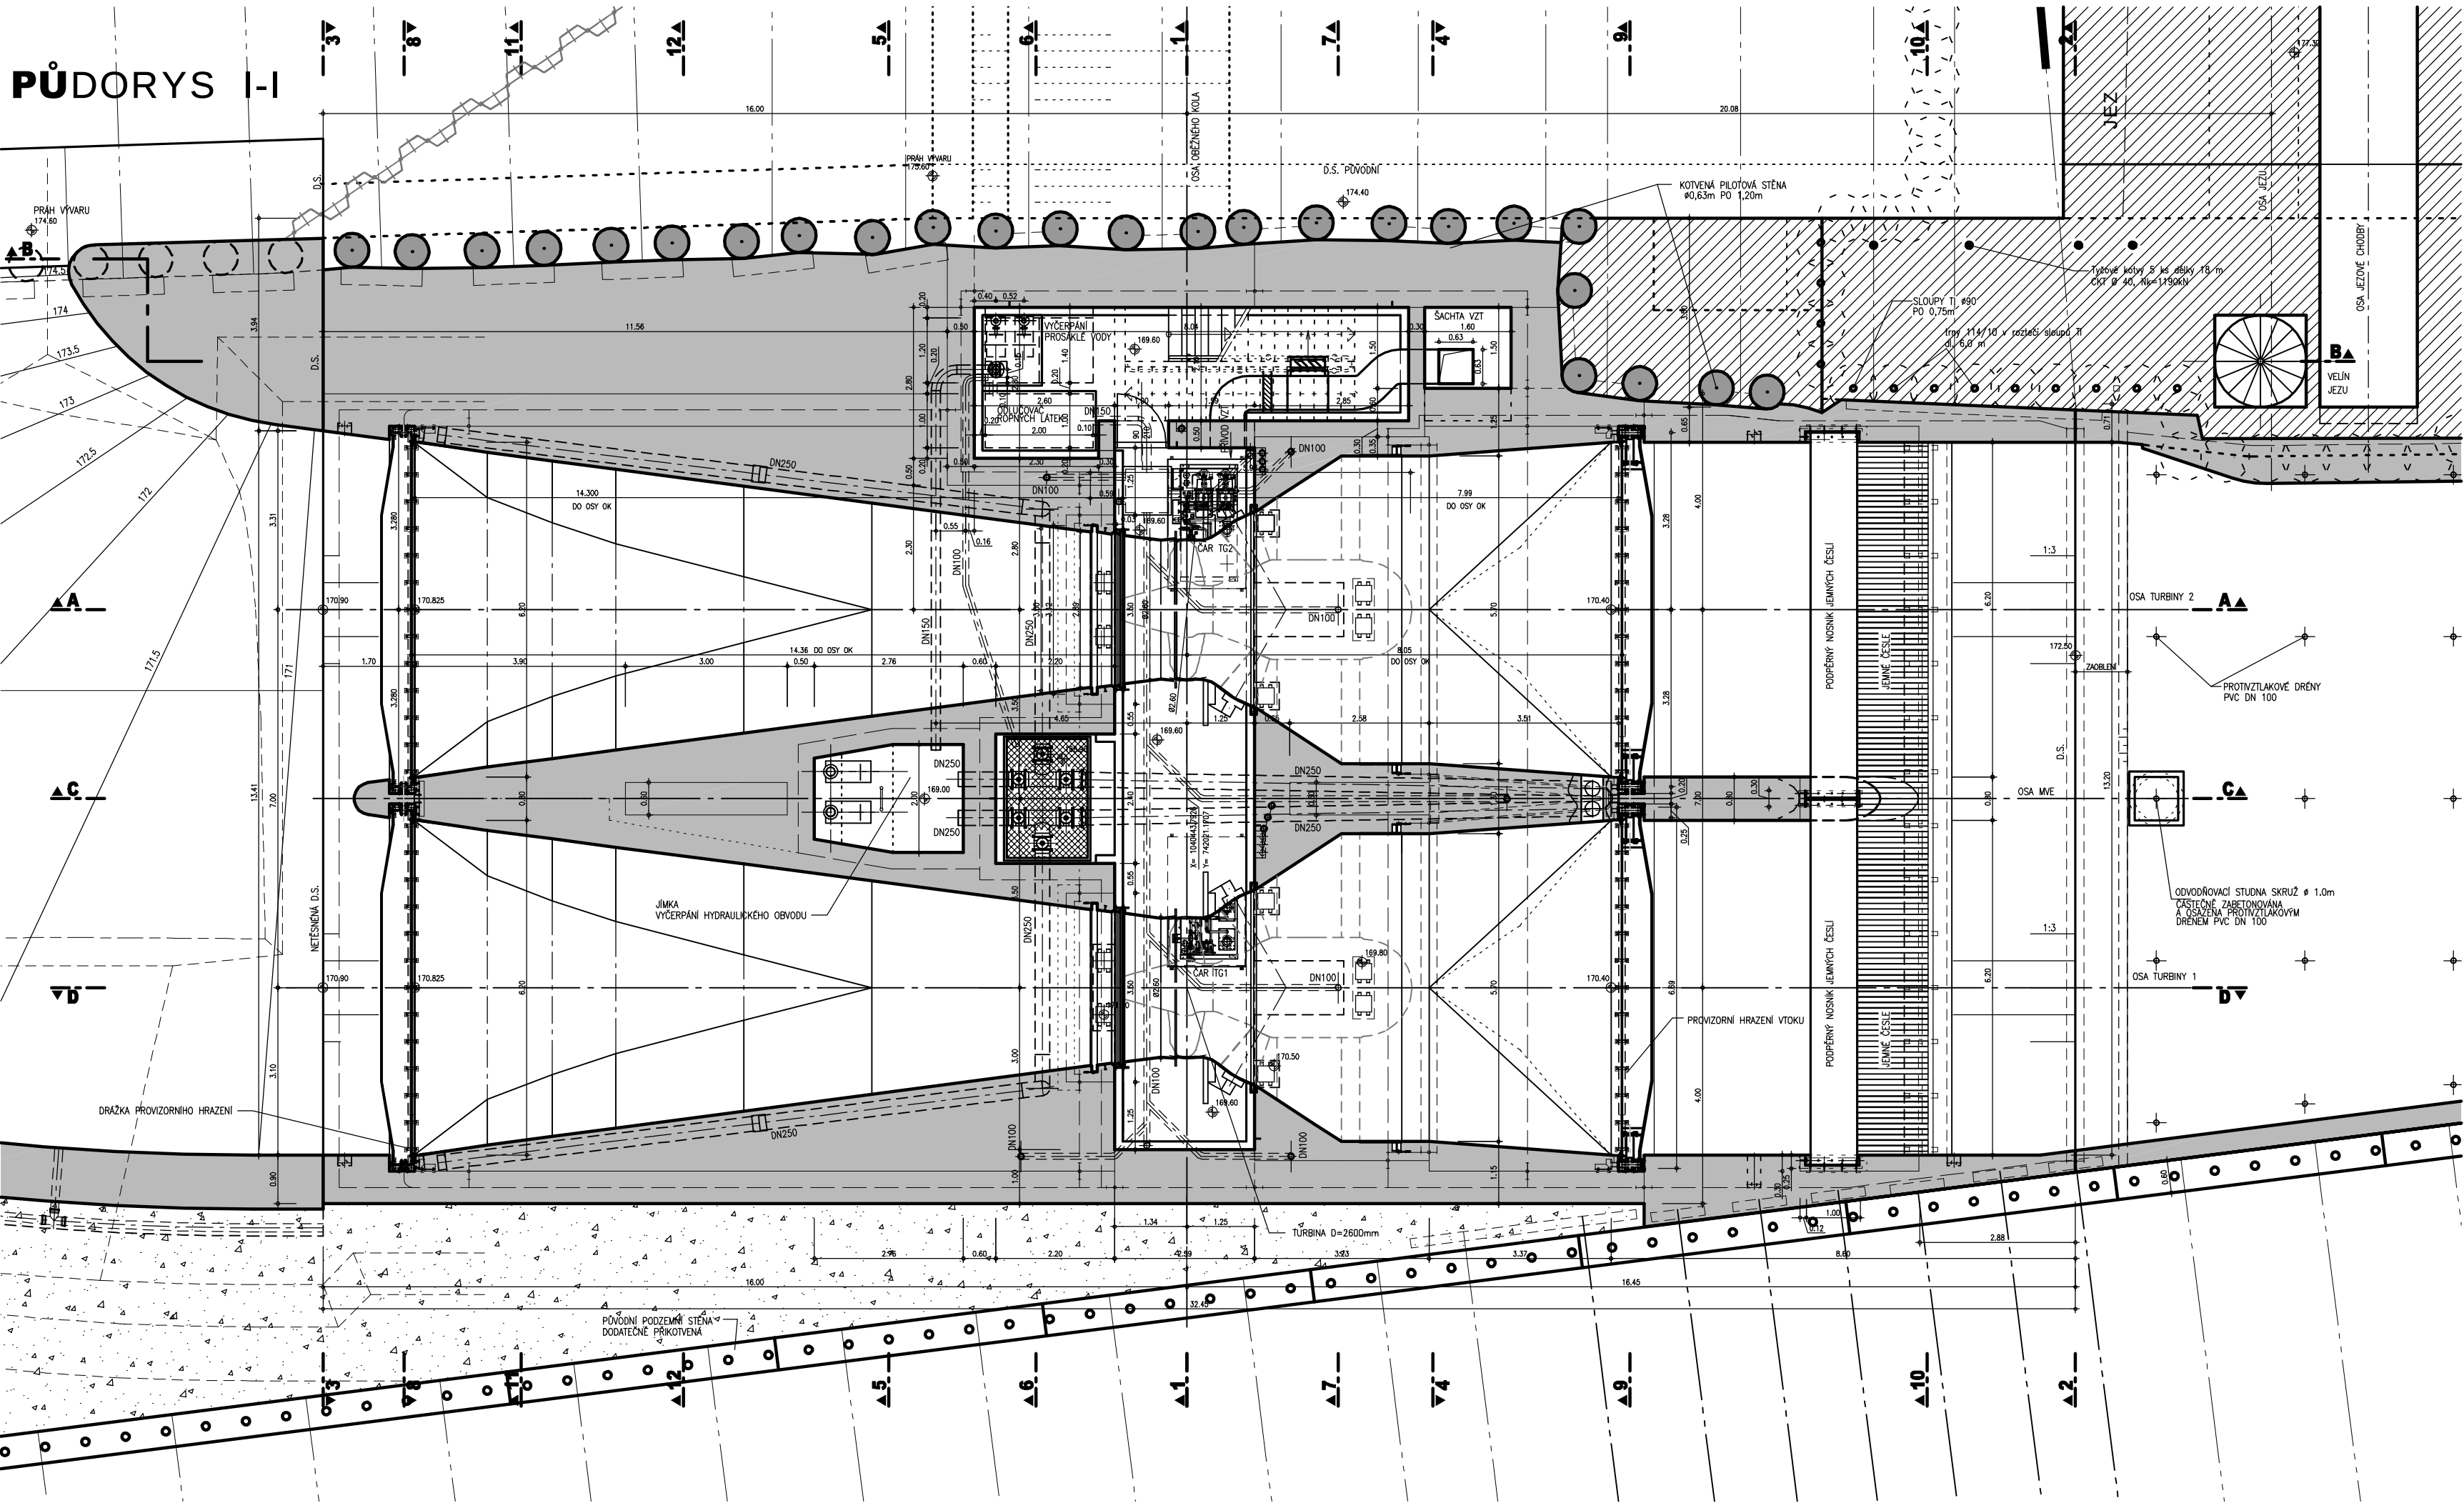

VÝŠKOVÝ SYSTÉM : BALT P.V.
KÓTOVÁNO V M



PÖYRY

Pöyry Environment a.s. Botanická 834/56, 602 00 Brno		Tel: +420 541 554 111 Fax: +420 541 211 205	E-mail : trade.wecz@poyry.com http://www.poyry.cz
Zodpovědný projektant ING. MILOSLAV KUPSKÝ	Hlavní inženýr projektu ING. OLDŘICH NEUMAYER CSc.	Vedoucí střediska ING. OLDŘICH NEUMAYER CSc.	
Vypracoval JIRÍ HRADSKÝ	Kontroloval ING. JIRÍ ŠTĚPÁNEK	Zakázkové číslo 3A07296.32.C01	
Datum ČERVENEC 2009	Stupeň dokumentace DPS	Název souboru TRO 11 l.dwg	

Akce

MVE TROJA

SO 2 - MVE SPODNÍ STAVBA

CELKOVÉ VÝKRESY

Príloha	
Objednatel POVODÍ VLTAVY, státní podnik	
Měřítko 1:100	Príloha 1.1.