


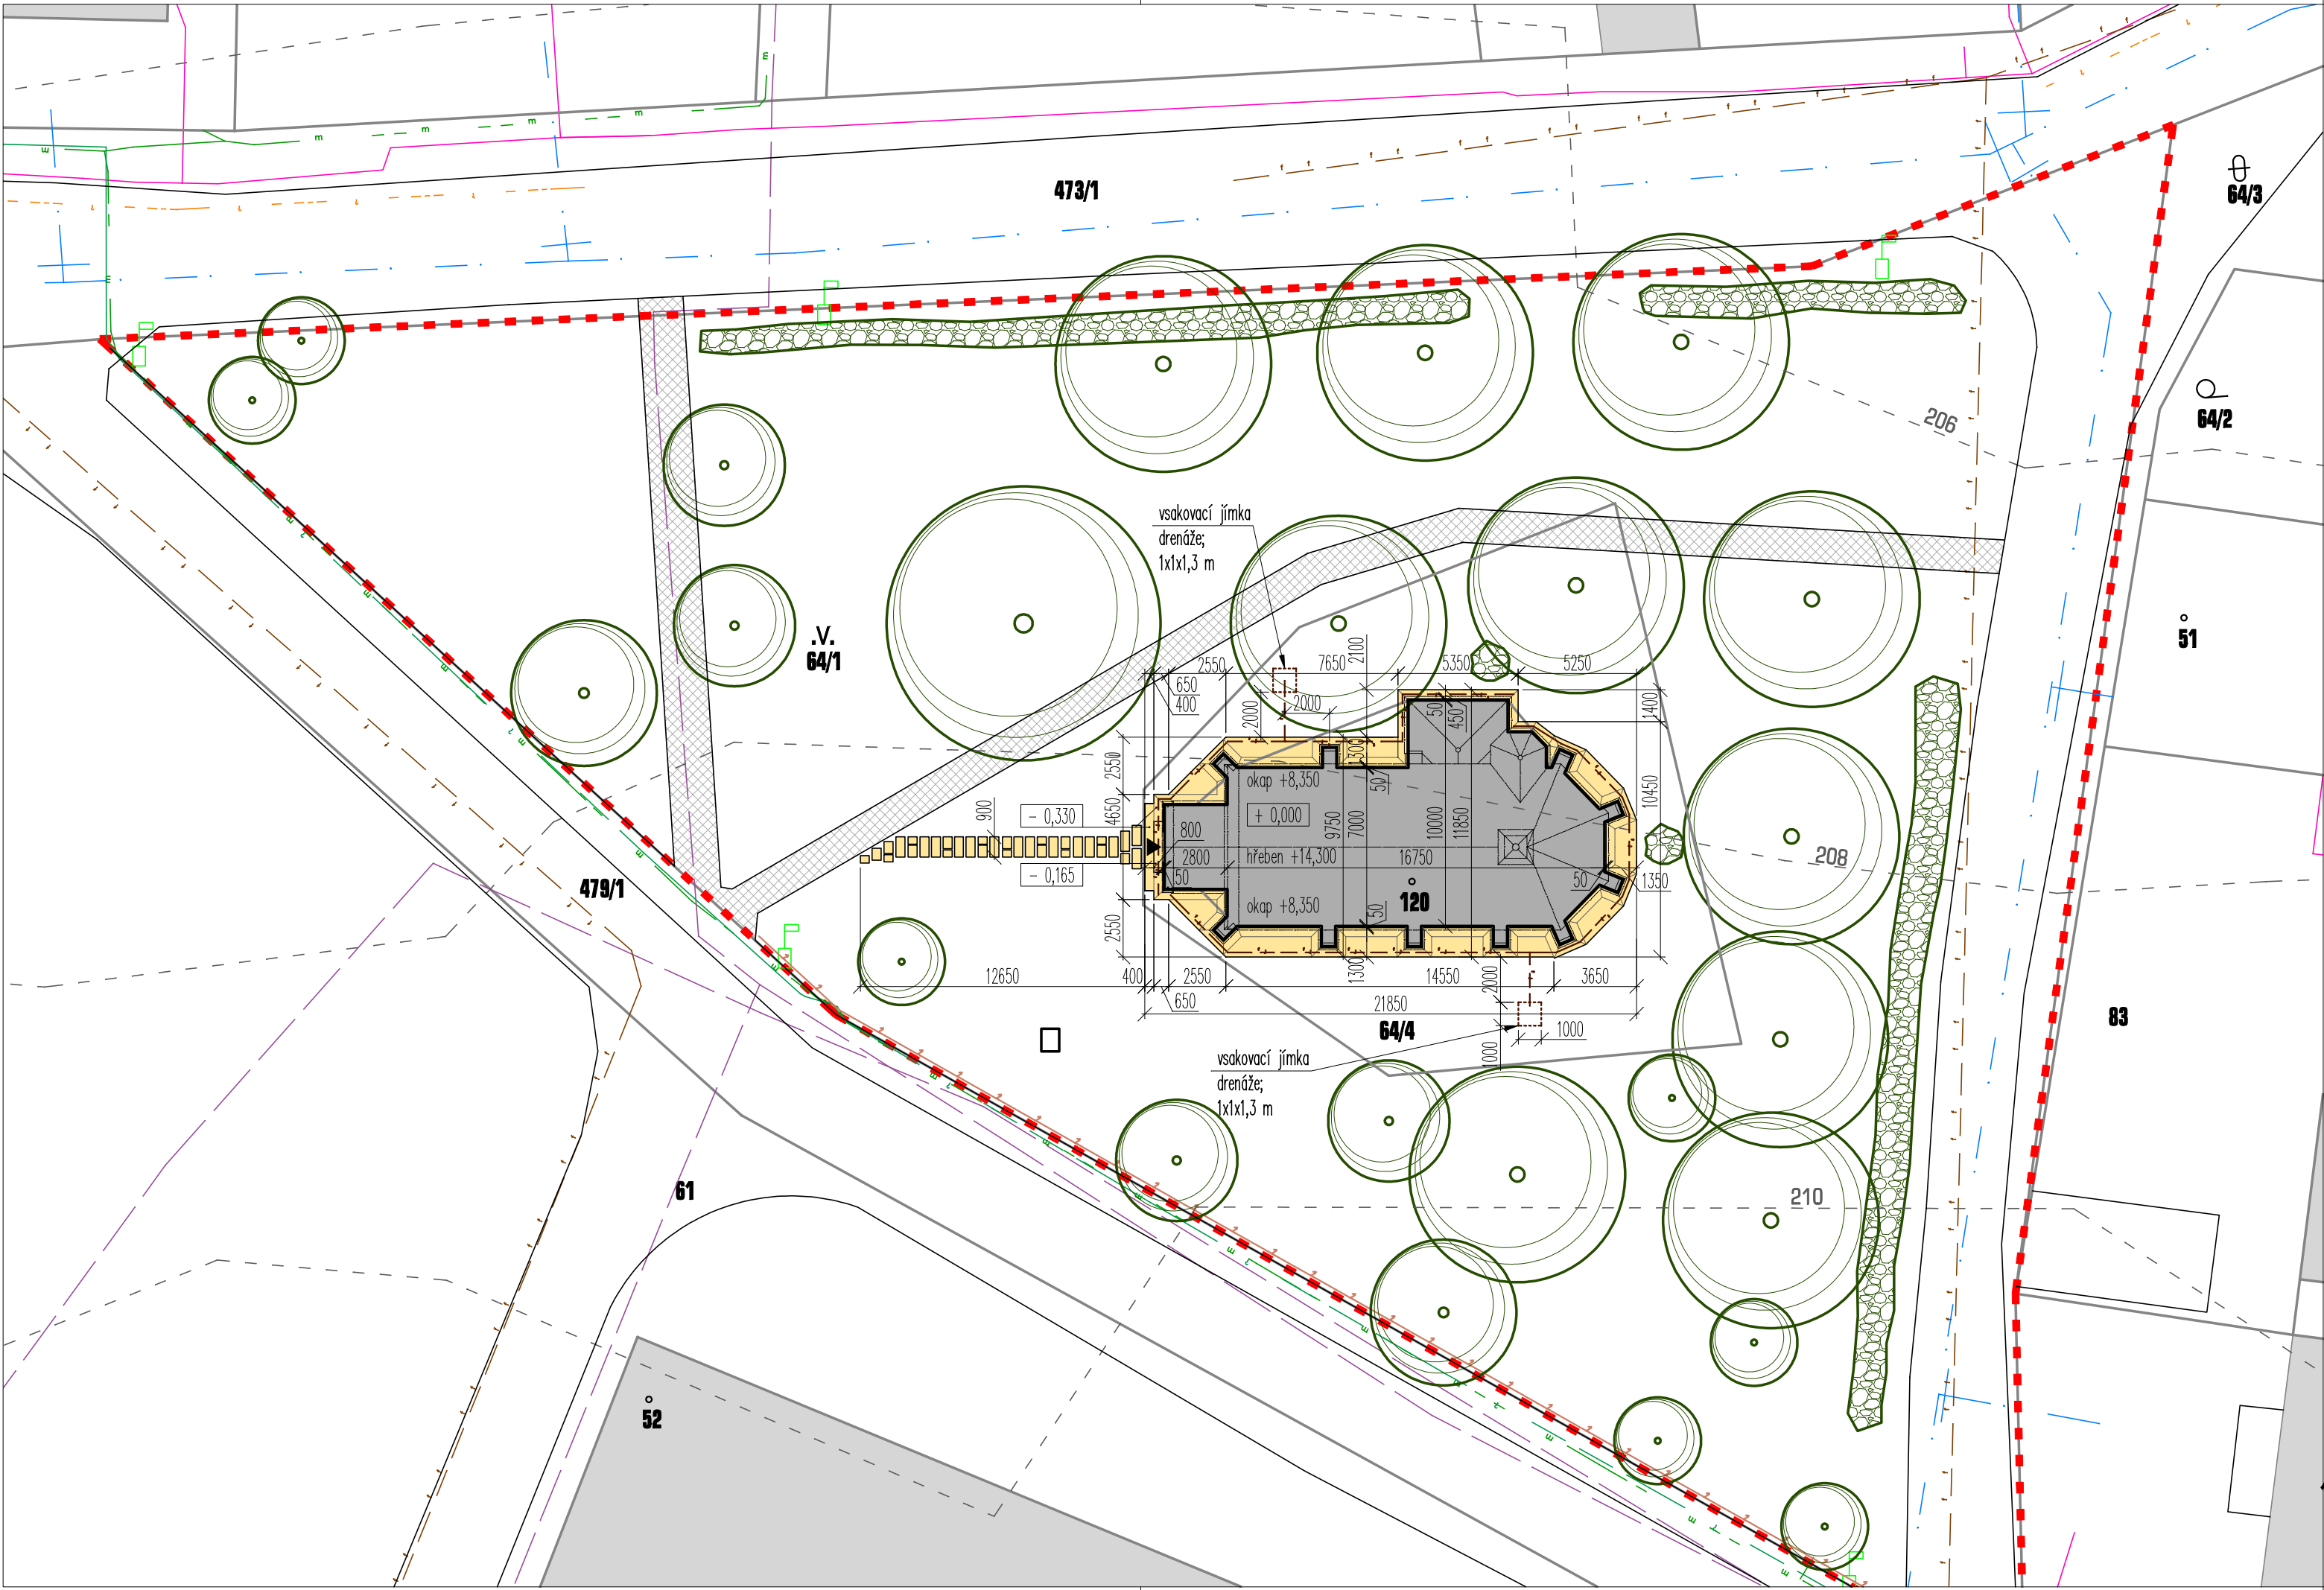

legenda

- hranice pozemku
- hranice parcel katastr
- řešený objekt
- okolní objekty
- zpevněné plochy - stávající
- zpevněné plochy pískovcová dlažba - návrh
- betonový plot - stávající
- živý plot, keře - stávající
- stromy - stávající


Stávající inženýrské sítě

- vodovod - podzemní
- kanalizace
- plynovod NTL
- elektro - podzemní vedení NN do 1kV
- elektro - podzemní vedení VN do 35kV
- telefon - pozdemní vedení
- telefon - pozdemní vedení nevyužívané
- stožár veřejného osvětlení

Navrhované inženýrské sítě

- vsakování

Souřadnicový systém místní
Výškový systém místní
±0,000 = srovnávací rovina v 1.NP

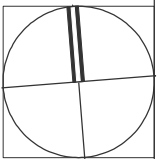

zpracovatel: ING. ARCH. MAREK PRCHAL Brandlova 6/238, 273 43 Buštěhrad e-mail: marek.prchal@post.cz tel.: 736 489 694			číslo paré: _____
název a účel díla: OBNOVA KAPLE NEJSVĚTĚJŠÍHO VYKUPITELE V RADIMI Dokumentace pro ohlášení stavby			
místo stavby: katastrální území Radim u Kolína 737780, č. parc.: st. 120, 64/4 a 64/1			stupeň: DOS
stavebník: Obec Radim, č.p. 6, 281 03 Radim			formát: 3x44
hlavní inženýr projektu: Ing. arch. Marek Prchal <i>Marek Prchal</i>	odpovědný projektant: Ing. arch. Marek Prchal <i>Marek Prchal</i>	vypracoval: Ing. arch. Anna Pelantová <i>Pelantová</i>	datum: 12/2014
název části díla: C - SITUAČNÍ VÝKRESY			měřítko: 1:250
název přílohy: Koordináční situace			číslo přílohy: C.3